


LP	NAZWA POMIESZCZENIA	POSADZKA	Pow. (m <sup>2</sup> )
1	KORYTARZ	płytki ceram.	11,33
2	SILOWNIA	wykładzina pcv	21,68
3	SALA GIMNASTYCZNA	parkiet	159,30
4a	P. NAUCZycIELI w-F	parkiet	6,20
4b	P. GOSPODARCZE	beton	8,61
RAZEM			207,12

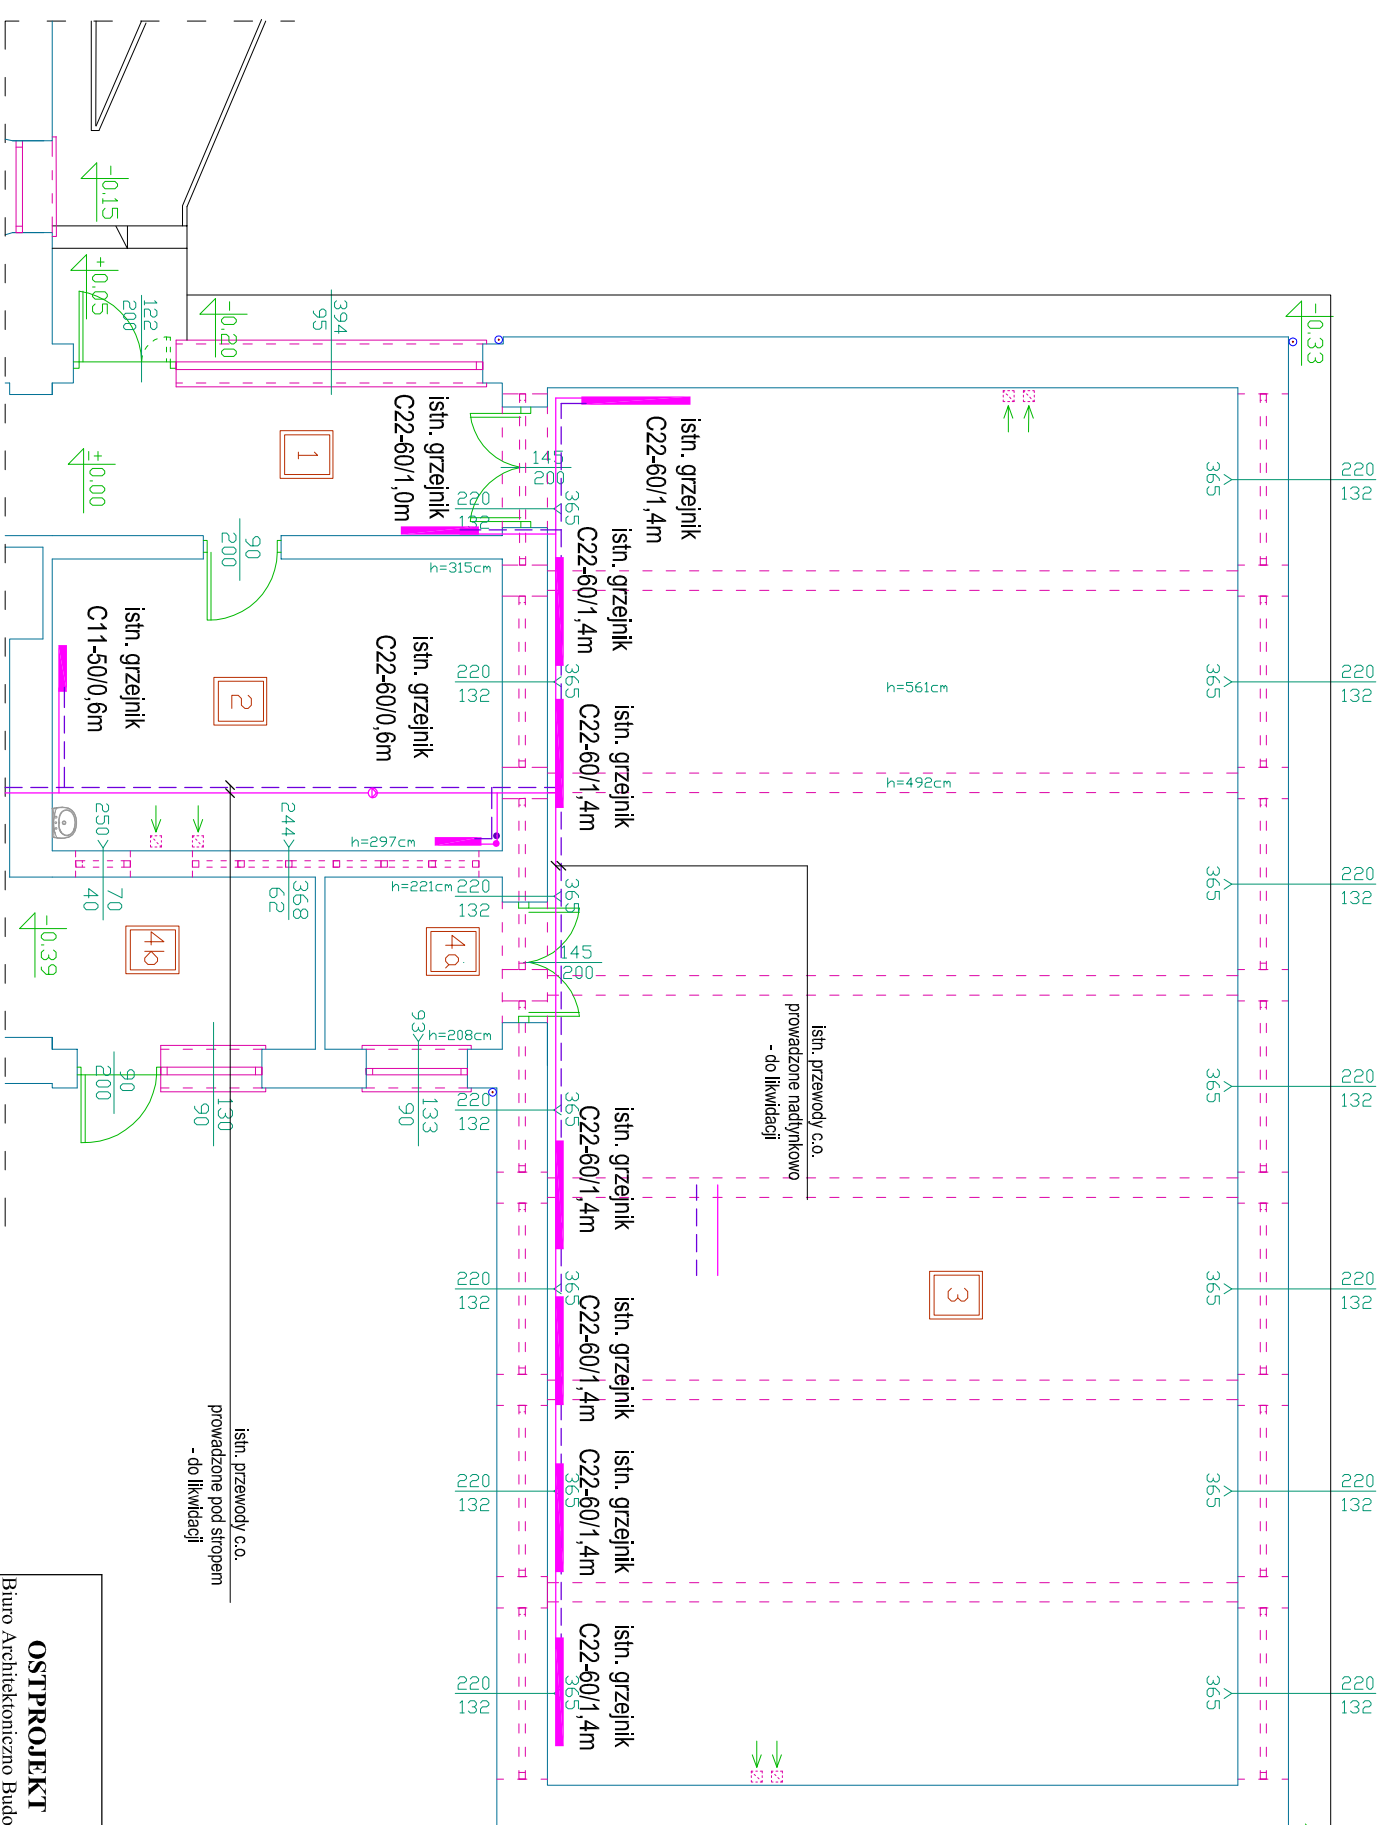

**OZNACZENIA:**

- istniejący przewód zasilający c.o.
- istniejący przewód powrotny c.o.
- grzejnik stalowy płytowy, C11/22/33, wysokość H = 900/600/500 mm, z zaworem termostatycznym lub równoważny
- istniejący grzejnik

C11/22/33.../...m

# INSTALACJA C.O. - RZUT PARTERU

## - RZUT PARTERU

## - INWENTARYZACJA,

## SKALA 1:100

Nazwa rys.	INSTALACJA C.O. - RZUT PARTERU	Nr rys.	S-1
Nazwa inwestycji:	- INWENTARYZACJA		
Nazwa inwestycji: Roboty remontowe w sali gimnastycznej			
Adres inwestycji: ul. M. Konopnickiej 9, 06-100 Pułtusk			
działka nr 111/4, część działki nr 110			
Inwestor: Zespół Szkół im. Bolesława Prusa w Pułtusku			
ul. M. Konopnickiej 9, 06-100 Pułtusk			
Specjalność Upr. Podpis			
Zespół projektowy:			
PROJEKTANT: mgr inż. Kinga Bole			
WAM/0029/POOS/10			
Data: 06.2022r.			

**OSTPROJEKT**  
Biuro Architektoniczno Budowlane  
Mirosław Grzyb  
07 - 410 Ostrołęka  
ul. Kilińskiego 32a  
tel. (29) 764 57 99